


PLANTA BAIXA ENTRADA
ESCALA 1:125

INSTALAÇÃO DE PELÍCULAS DE SEGURANÇA E CONTROLE SOLAR PARA OS VIDROS DE FACHADA PRINCIPAL E PARA A COBERTURA DE VIDRO DA LANCHONETE DA UNIDADE SESC ITUMBIARA. FAZ-SE NECESSÁRIA PARA DIMINUIR O DESCONFORTO E O CALOR OCASIONADOS PELA INSOLAÇÃO DIRETA.

A APLICAÇÃO DA PELÍCULA É FEITA MANUALMENTE, MAS EXIGE MÃO-DE-OBRA ESPECIALIZADA PARA TRABALHAR COM LÂMINAS, RODOS E LÍQUIDOS ESPECIAIS. ANTES DA APLICAÇÃO DO FILME, É NECESSÁRIO LIMPAR A SUPERFÍCIE DO VIDRO COM SOLUÇÃO LIGEIRAMENTE ÁCIDA. COMO A PELÍCULA É MUITO FINA, QUALQUER RESÍDUO NO VIDRO PODE FICAR APARENTE. É IMPORTANTE UTILIZAR PRODUTOS ESPECÍFICOS.

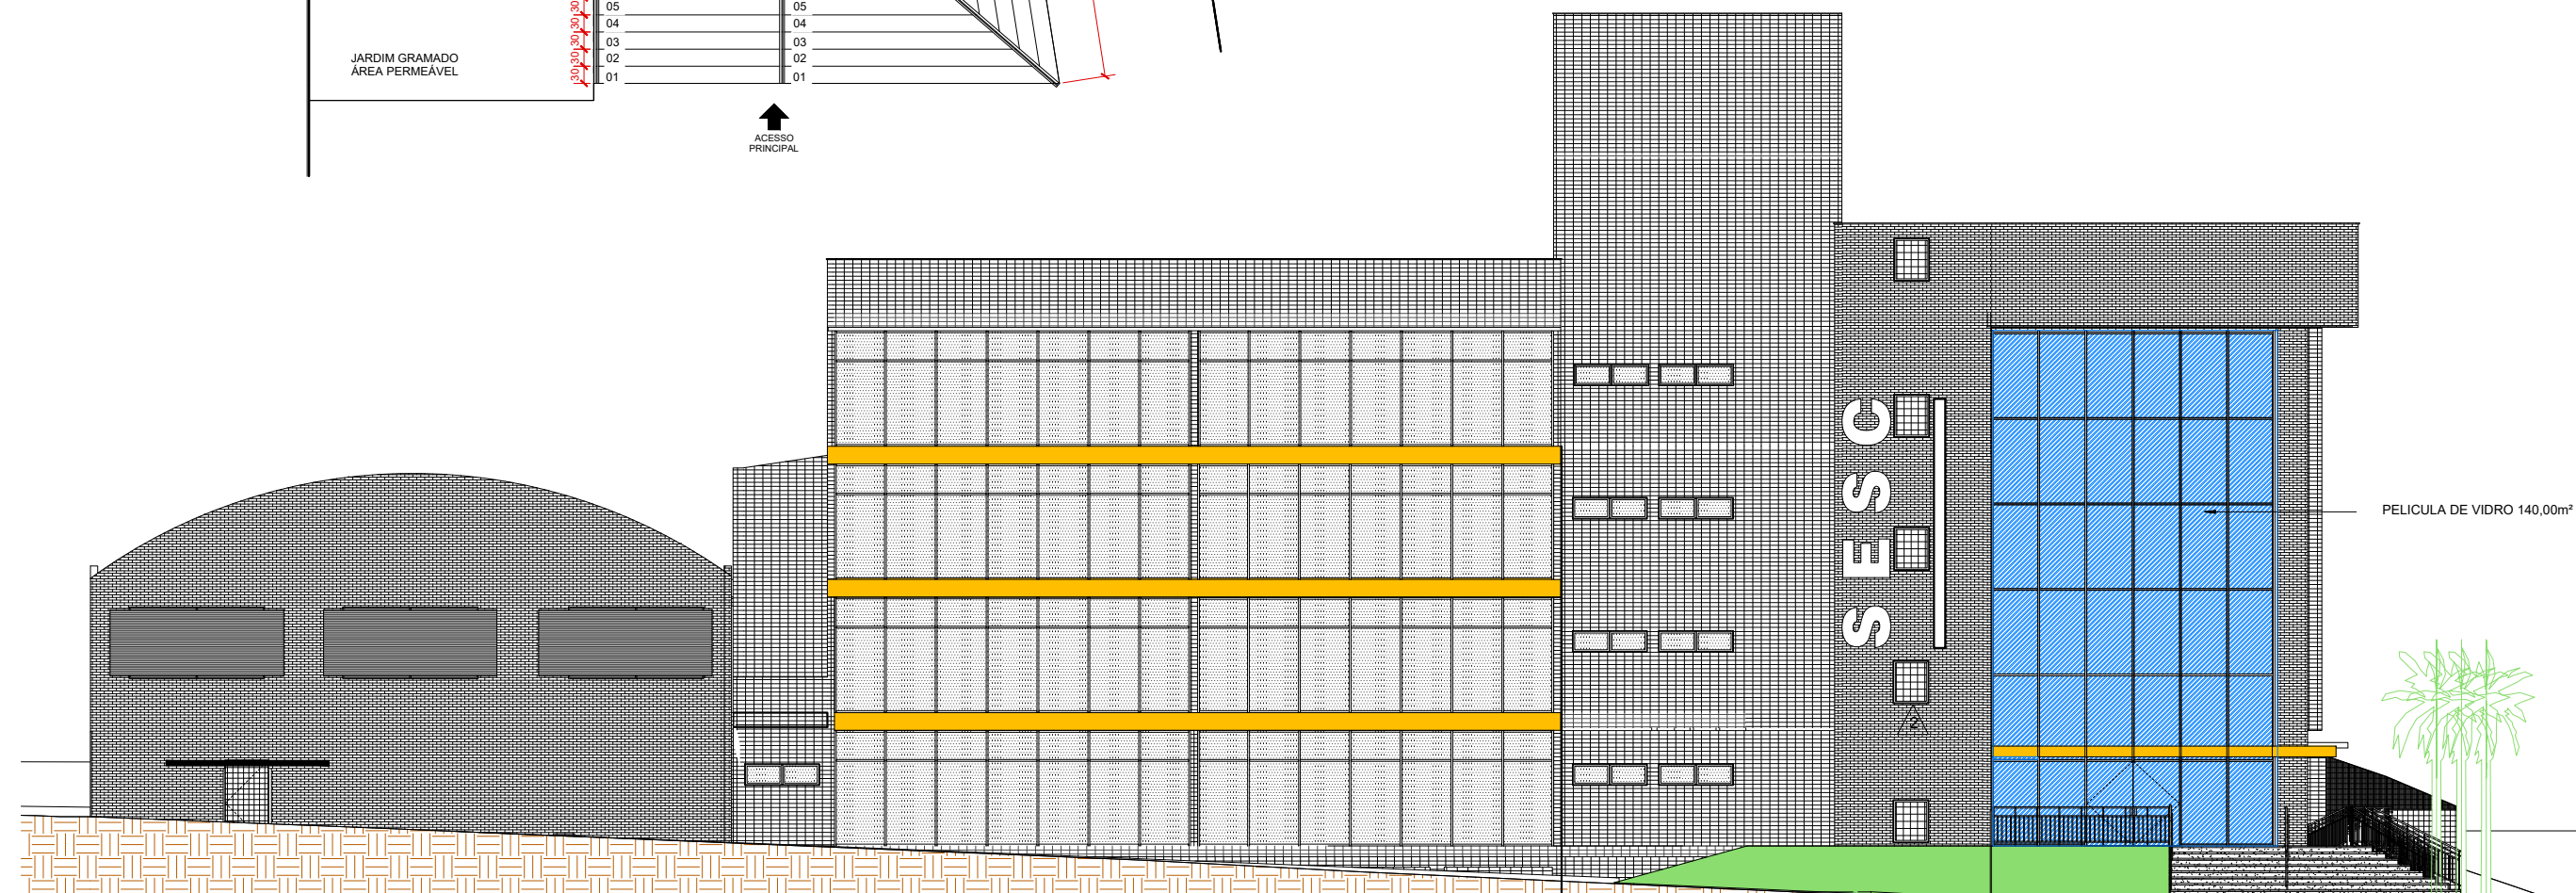

FACHADA SUDOESTE
ESCALA 1:200